


PLANTA BAIXA
PAV. TERREO
ESCALA 1:100

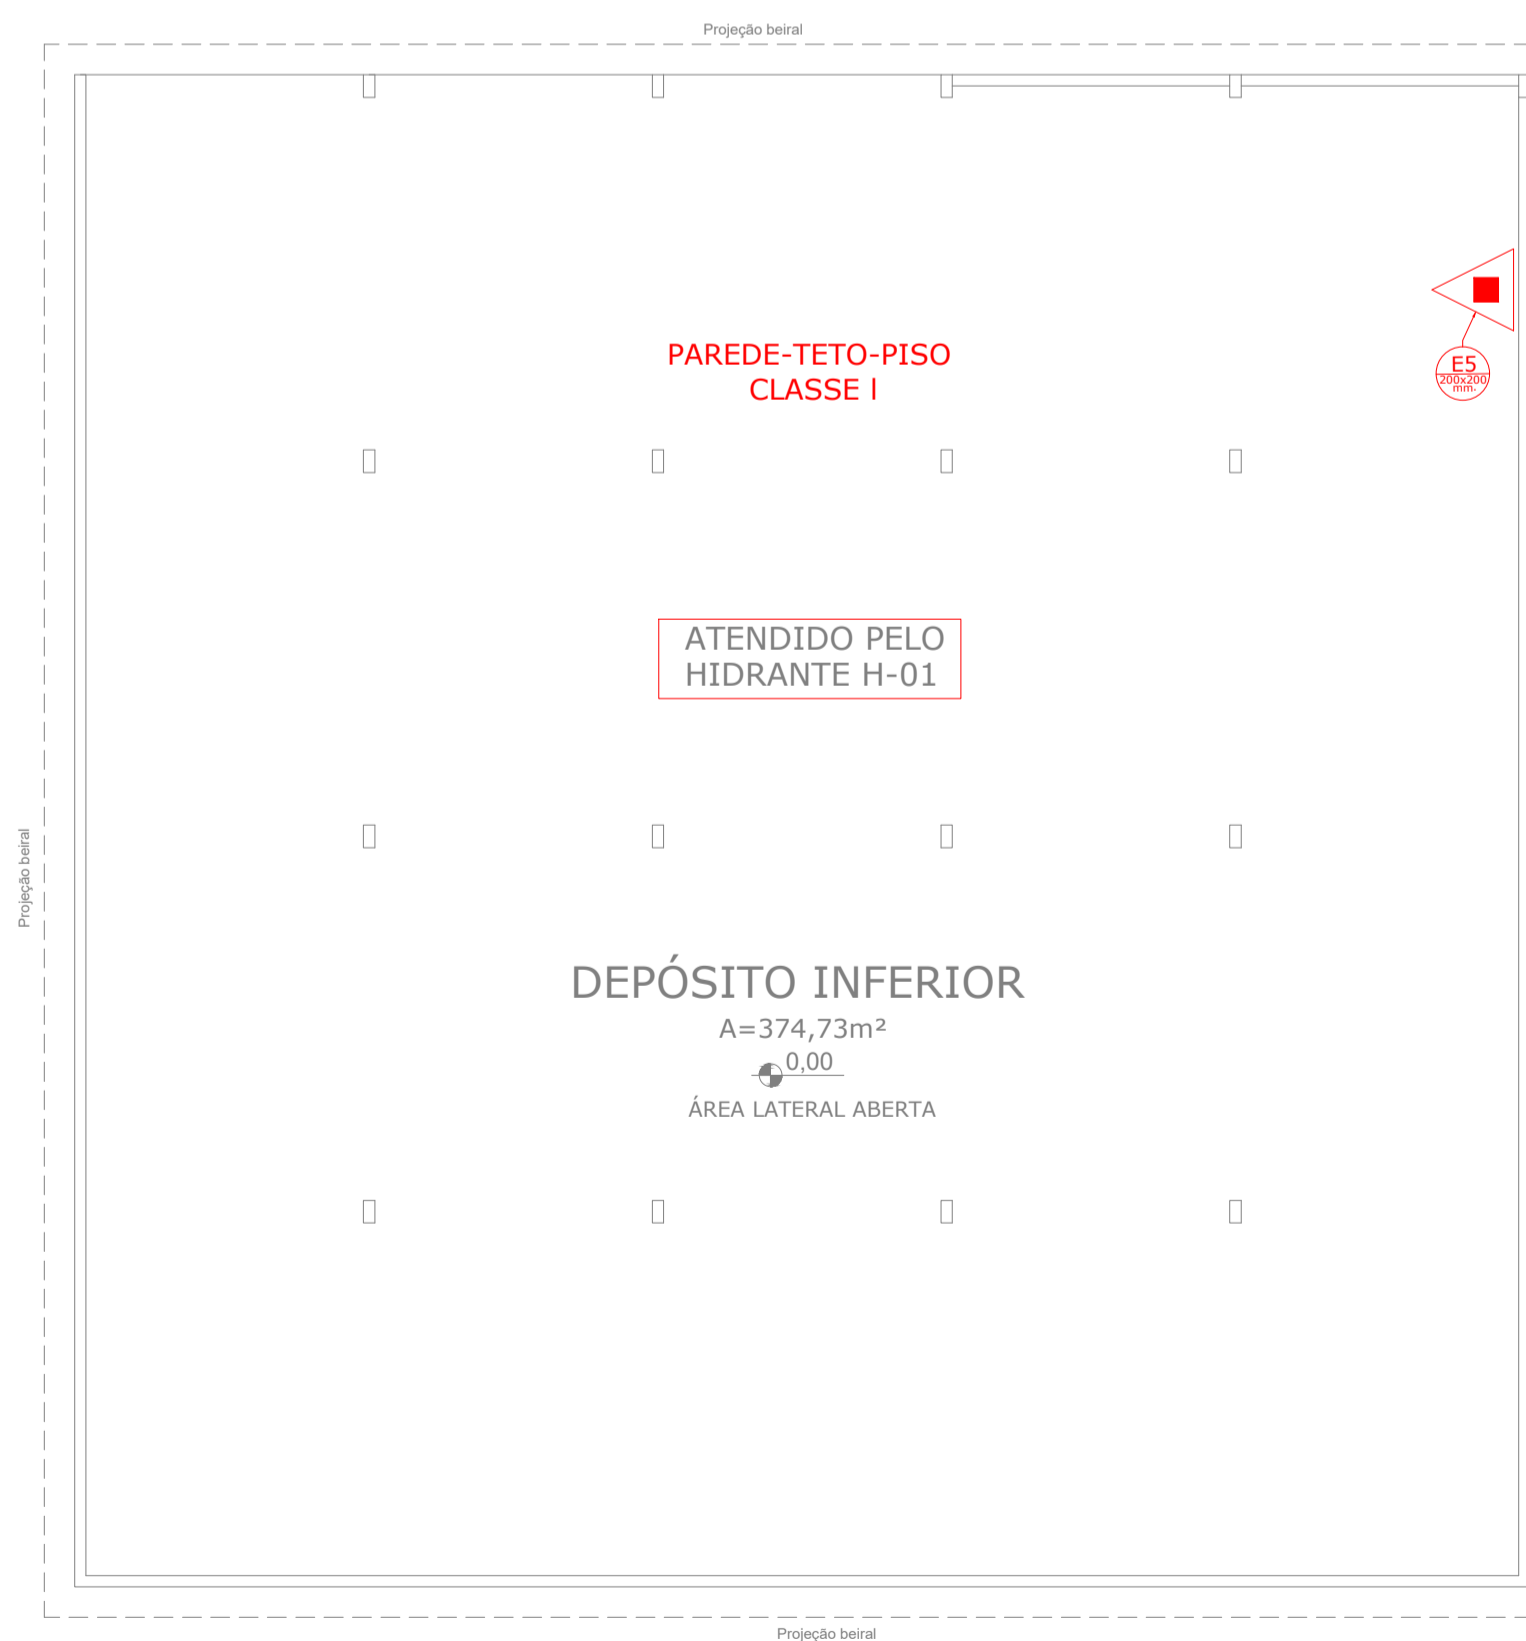

PLANTA BAIXA
PAV. INFERIOR
ESCALA 1:100

LEGENDA

	EXTINTOR ÁGUA PRESSURIZADA DE 10 LITROS, C/ CAP. EXT. 2A		HIDRANTE SIMPLES		AVISADOR SONORO E VISUAL		DIREÇÃO DE FLUXO DA ROTA DE FUGA
	EXTINTOR PÓ QUÍMICO SECO B:C C/ CAP. EXT. 20B.C		ACIONADOR DA BOMBA DE INCÊNDIO (BOTOEIRA TIPO LIGA DESLIGA)		BATERIA DO SISTEMA DE ALARME E DETECÇÃO		SAÍDA FINAL DA ROTA DE FUGA
	EXTINTOR DE DIÓXIDO DE CARBONO (CO2), C/ CAP. EXT. 5B.C		MANGOTINHO		CENTRAL DO ALARME E DETECÇÃO		ENTRADA PARA O CB COMBATER O INCÊNDIO
	EXTINTOR PÓ QUÍMICO SECO A:B:C C/ CAP. EXT. 3A - 20B.C		HIDRANTE DUPLO		PAINEL REPETIDOR DO SISTEMA		ACESSO DE VTR NA EDIFICAÇÃO E ÁREA DE RISCO
	CARRETA DE P.G.S. B:C C/ CAP. EXT. 80B.C		BOMBA DE INCÊNDIO		ACIONADOR MANUAL DO ALARME		VASO SOBRE PRESSÃO
	CARRETA DE CO2 B:C C/ CAP. EXT. 10B.C		RESERVA DE INCÊNDIO		CHAVE ELÉTRICA PRINCIPAL		GRUPO MOTO GERADOR
	ILUMINAÇÃO DE EMERGÊNCIA		REGISTRO DE RECALQUE		CHAVE ELÉTRICA SECUNDÁRIA		PAREDE CORTA FOGO RESISTÊNCIA AO FOGO 2 HORAS TRRF 2 HORAS
	ILUMINAÇÃO DE EMERGÊNCIA TIPO BALIZAMENTO		CENTRAL DE GLP OU GÁS NATURAL		PARA-RAIO		PORTA CORTA FOGO P-90 TRRF 90 MINUTOS
	SHAFT PROTEGIDO		ESCALADA DE SEGURANÇA COM RESISTÊNCIA AO FOGO 2H		BARRA ANTIPÂNICO		DETECTOR DE FUMAÇA PONTUAL

QUADRO DE ÁREAS	
PAVIMENTO TÉRREO	1075,80 m²
PAVIMENTO INFERIOR	385,00 m²
ÁREA TOTAL CONSTRUÍDA	1.460,80 m²

MEMORIAL DE CÁLCULO DAS SAÍDAS DEPÓSITO J-3	
LOTAÇÃO DEPÓSITO (J) = 1 PESSOAS / 30 m²	
POPULAÇÃO TOTAL DEPÓSITO = 32 PESSOAS	
$N = \frac{35}{100} = 0,35$ ARREDONDA N= 1 UP	
LARGURA MÍNIMA 1,20m	
SAÍDAS EXISTENTES: 9,94m	

SINALIZAÇÃO COMPLEMENTAR - M-2

Lotação Máxima:
32 pessoas

Fixadas nas entradas principais dos eventos de reunião pública fundo verde - letras brancas

PLACA M1

Esta edificação está dotada dos seguintes Sistemas de Proteção Contra Incêndios:

- Acesso de viatura
- Saídas de emergência
- Iluminação de Emergência
- Alarme de Incêndio
- Brigada de Incêndio
- Sinalização de emergência
- Extintores
- Hidrantes

Em caso de emergência:
ligue 193 - Corpo de Bombeiros
ligue 190 - Polícia Militar

ALTURA DAS LETRAS: 30mm;
OBSERVADOR A 4 METROS.

PREFEITURA MUNICIPAL DE PRESIDENTE VENCESLAU
Travessa Tenente Osvaldo Barbosa Nº 180 - CENTRO
SECRETARIA DE PLANEJAMENTO E GESTÃO - 2022

TÍTULO DO PROJETO: **PROJETO TÉCNICO** FOLHA: 02/05

PROJETO: PREVENÇÃO E COMBATE A INCÊNDIO DO ALMOXARIFADO DA PREFEITURA MUNICIPAL PRESIDENTE VENCESLAU

PROPRIETÁRIO: PREFEITURA MUNICIPAL DE PRESIDENTE VENCESLAU

LOCAL DA OBRA: RUA BRIGADEIRO FARIA LIMA, Nº 140

BAIRRO: CONJUNTO GARAGEM DA PREFEITURA

CIDADE: PRESIDENTE VENCESLAU - SP.

ESCALA: INDICADA

SITUAÇÃO SEM ESCALA:

DECLARO QUE A APROVAÇÃO DO PROJETO NÃO IMPLICARÁ NO RECONHECIMENTO POR PARTE DA PREFEITURA DO DIREITO DE PROPRIEDADE DO TERRENO.

ASSINATURAS:

RESPONSÁVEL PELO PROJETO: PREFEITURA MUNICIPAL DE PRESIDENTE VENCESLAU/SP CNPJ: 46.476.131/0001-40

RESPONSÁVEL TÉCNICO: PAULO MANTOVANI DORO ENGR. CIVIL - CREA/SP-5069991940

QUADRO DE ÁREAS:

CONSTRUÇÃO:	
PAV. TERREO.....	1075,80 m²
PAV. INFERIOR.....	385,00 m²
TOTAL.....	1.460,80 m²

ART: DATA: AGOSTO/2022